
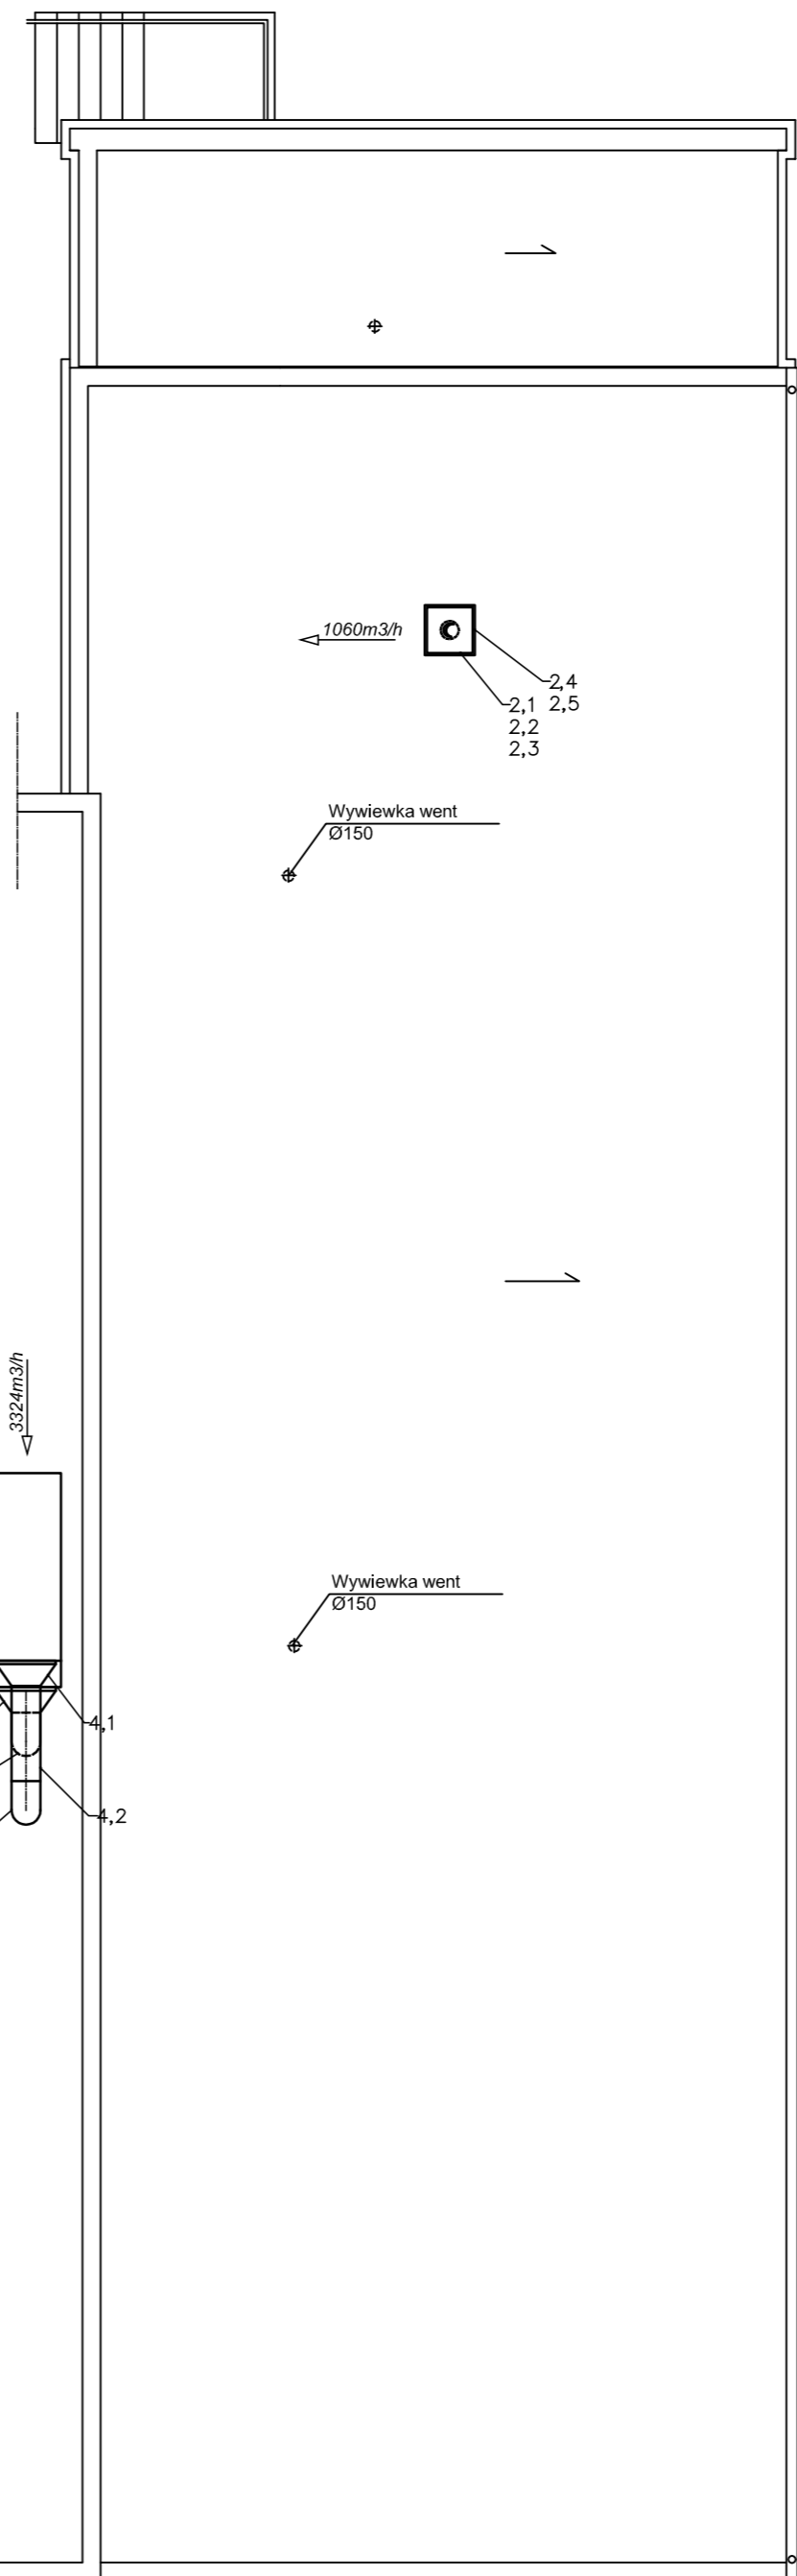



Przekrój A-A

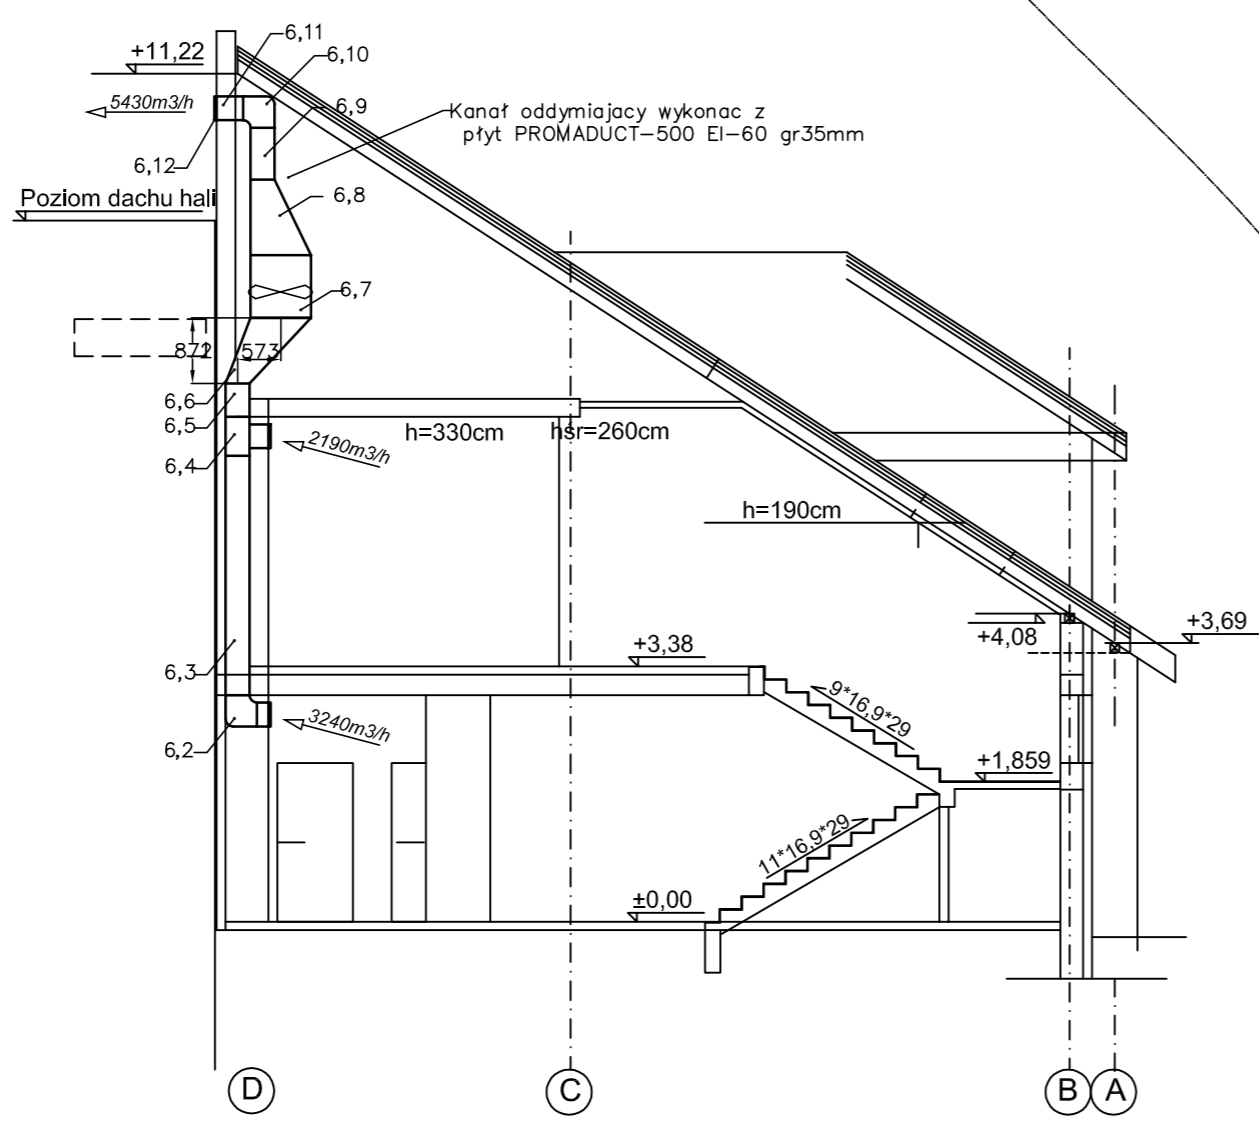

- L
- L
- K
- J
- I
- H
- G
- F
- E
- I ETAP REALIZACJI
- D
- II ETAP REALIZACJI
- C
- B
- A

- 1
- 2
- 3
- 4
- 5
- 6
- 7
- 8

PRACOWNIA PROJEKTOWA "Architekt" 91-849 Łódź, ul. Niemojewskiego 9 tel.(042)656-40-84 e-mail: arch_bied@poczta.onet.pl	
Temat:	Projekt rozbudowy, odbudowy i modernizacji budynku Szkoły Podstawowej nr 10 w Zgierz przy ul. Ozorkowskiej 68-70
Tytuł rys.	RZUT DACHU - instalacja wentylacji mechanicznej
Branża:	SANITARNA
Projektował:	inż. Paweł Bańczak upr.do projektowania b/o nr LOD/0309/PWOS/05
Sprawdził:	inż. Henryk Kamiński upr.do projektowania b/o 144/78/WML
	Skala: 1:100
	Data oprac.: 02.2007
	Nr rys. 2

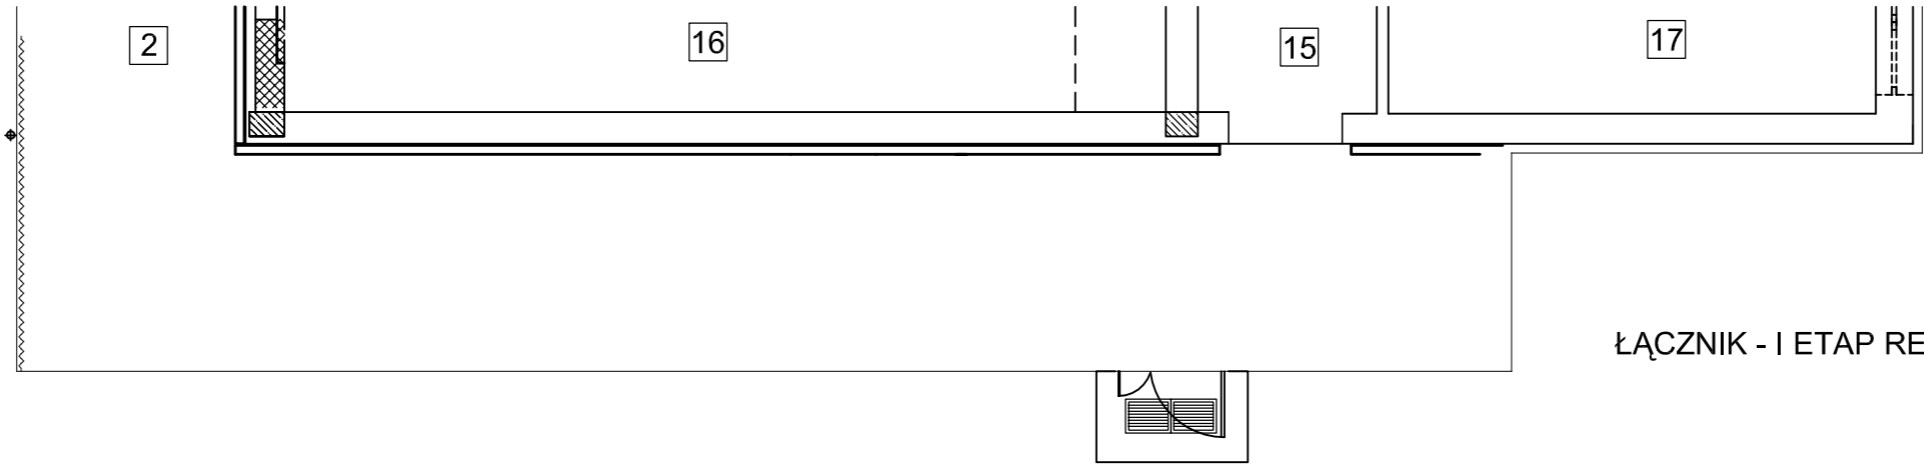

ŁĄCZNIK - I ETAP REALIZACJI