

obrys planowanego "miejsca integracji społecznej"

18, 0121, 0122


ul. Barona – wg zakresu

wzrch

556700
5747600

adniczej m. Zgierz
"65"
8r.

SZKIC ORIENTACYJNY

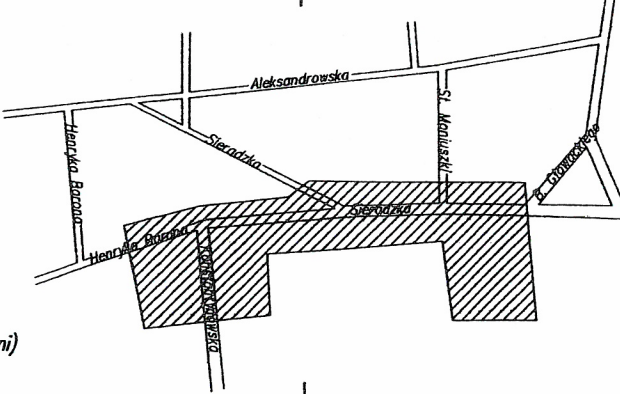

brak informacji.
zgłoszenia do inwentaryzacji.
pozycja 1287 z późn. zmianami)

Geodeta Uprawniony
Danuta Antczak
upr.nr 11666

Za zgodność z fragmentem mapy sytuacyjno-wysokościowej zarejestrowanej w PODGiK, Zgierz, ul. Długa 49 pod nr P.1020.2018.1580 w dniu 20.04.2018r.

OZNACZENIA:

- projektowana przebudowa i rozbudowa sieci ciepłowniczej,
- projektowana studnia zaworowa na sieci ciepłowniczej,
- istniejąca sieć ciepłownicza, do likwidacji,
- średnica projektowanej sieci ciepłowniczej,
- punkt charakterystyczny projektowanej sieci ciepłowniczej,
- projektowana przebudowa i rozbudowa sieci ciepłowniczej (wg odręb. oprac.),
- istniejące nasadzenia w kolizji z projektowaną siecią ciepłowniczą, do usunięcia lub przesadzenia.

Temat: PROJEKT BUDOWLANY PRZEBUDOWY I ROZBUDOWY OSIEDLWEJ SIĘCI CIEPŁOWNICZEJ WRAZ Z PRZEBUDOWĄ PRZYŁĄCZA DO BUDYNKU SZKOŁY PODSTAWOWEJ NR 4 PRZY UL. ŁÓDZKIEJ 2 W ZGIERZU.		 SQ-PROJEK Tomasz Wójcikiewicz 95-100 Zgierz, ul. Łąkowa 12a/14, biuro: ul. 1 Maja 6 tel. +48 42 244-50-20 kom. +48 693-337-48 e-mail: pracownia@sqprojekt.pl, www.sqprojekt.pl NIP: 775-225-76-91 Regon: 10109593
Investor: PGE Górnictwo i Energetyka Konwencjonalna S.A. Oddział Elektrociepłownia Zgierz 95-100 Zgierz, ul. Energetyków 9	Faza: PBW	
Nazwa rysunku: PLAN ZAGOSPODAROWANIA TERENU PRZEBUDOWA I ROZBUDOWA OSIEDLWEJ SIĘCI CIEPŁOWNICZEJ WRAZ Z PRZYŁĄCZEM	Skala: 1:500	Branta: CIEPŁOWNICZA
Projektant:	Data: KWIECIEŃ 2018	Nr rysunku: